

電気設備工事特記仕様


- 1) 本工事は、「ディサービスセンターみしま消防設備更新工事」における電気設備工一式で、本仕様及び図面によること。
- 2) 設計図書に記載されていない事項については、下記仕様による他、監督員と協議の上施工するものとする。
- 公共建築工事標準仕様書（電気設備工事編）令和4年版 国土交通省大臣官房官庁営繕部 監修
- 公共建築改修工事標準仕様書（電気設備工事編）令和4年版 国土交通省大臣官房官庁営繕部 監修
- 公共建築設備工事標準図（電気設備工事編）令和4年版 国土交通省大臣官房官庁営繕部設備・環境課 監修
- 3) 本工事は第1種電気工事士及び消防設備士もしくは、監督員がこれに準ずる資格及び実務経験を有すると認めた者を配置し、その資格を証明する資料を提出して承諾を受けること。
- 4) 監督員が指示した材料については、見本を提示し、監督員の承諾を得ること。
- 5) 本工事は、施設を開館しながらの工事であるため、施工に際しては監督員及び施設側との協議を十分行い、騒音・振動への配慮を行うと共に、職員・施設利用者の安全に十分注意を払うこと。
- また、工程も同様に十分打ち合わせを行うこと。
- 6) 提出書類(各1部)
- (1) 工程表（計画・実施）
- (2) 施工計画書（材料承諾・安全計画共）
- (3) 竣工写真（着手前・竣工・撮影方向図を添付）
- (4) 工程写真（材料の規格・寸法・施工状況等）
- (5) 社内検査調書
- (6) その他監督員が指示したもの
- 7) 官公庁（消防署等）への届出は受注者の負担にて行うこと。
- 8) 消防用設備等については、消防機関と事前打ち合わせを行うとともに、消防法令等で定める技術上の基準に従って施工すること。
- 9) 製品採用メーカーは、隣接する施設内の既設耐受信機を含む既存設備との互換性を考慮して決定とする。
- （既存：能美防災株式会社製）
- 10) 疑義等が生じた場合は、監督員の指示により施工すること。
- 11) 本工事の積算に関しては【執務並行改修】単価を適用する。
- 12) 現場従業員及び現場雇用労働者は適宜、墜落制止用器具（フルハーネス型）を使用すること。

電気設備工事概要

- 1) 1階ディサービス事務室に設置された老朽化したGP型1級複合火災受信機（40回線壁掛型）の更新を行う。



案内図

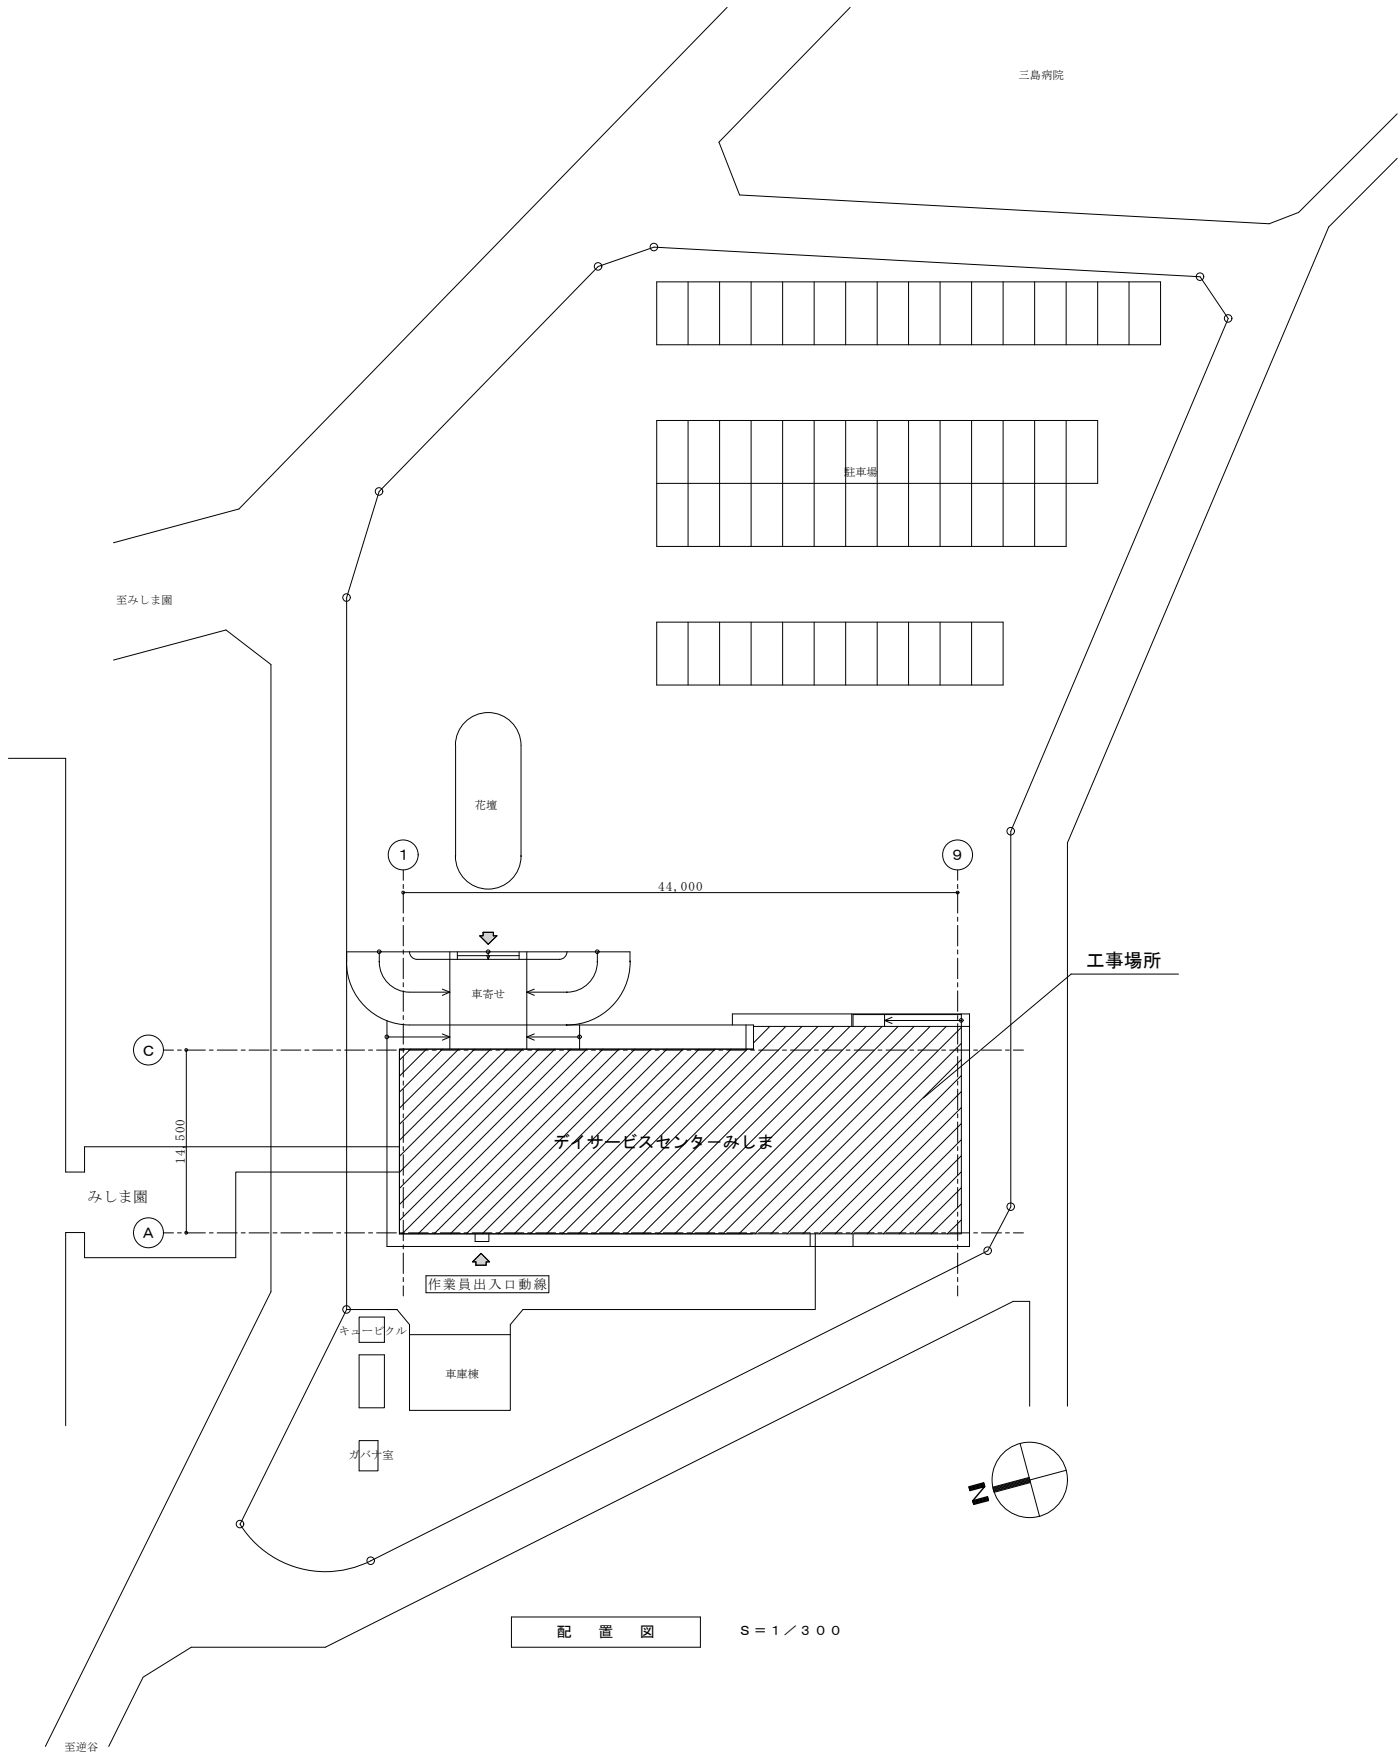

配置図

S=1/300

備考

発注者



長岡市都市整備部都市施設整備課

米山電気設計室

〒940-0824 長岡市高野4丁目858-285 TEL 0258-33-2586 FAX 0258-89-6739

設計番号

R-004

工事名称

ディサービスセンターみしま消防設備更新工事

年月日

2023. 7. 31

図面番号

E-01

審査

設計

監図

案内図・配置図・電気設備工事特記仕様書・工事概要

縮尺

A1:1/300 A3:1/600

意

構

機